

CITTA' DI VALMONTONE
(PROVINCIA DI ROMA)



OGGETTO :
- RIPRISTINO FUNZIONALE DELL'IMPIANTO SPORTIVO DI VIA DEI GELSI
1° Stralcio


DATA :
PROGETTO ESECUTIVO
CUP :
T.6

SPECIFICA :
IMPIANTO IDRICO - SANITARIO - RISCALDAMENTO
CORPO SPOGLIATOI - PRIMO SOCCORSO - SPOGLIATOI ARBITRI

SCALA :
1:50

PROGETTISTA

Dott. Arch. ROBERTO BUCCIONE
STUDIO: Via XXIV Maggio n° 65 - 00046 GROTTAFERRATA
Tel.-Fax 06/9412777 - E-mail: robertobuccione@virgilio.it
C.F. BCC RRT 51M08 H501S - P.IVA 00004571006

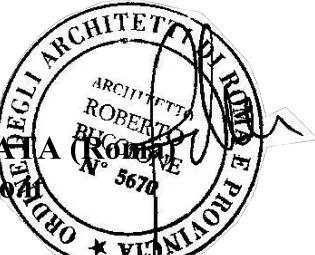

RESPONSABILE DEL PROCEDIMENTO

Dott. Arch. ERMANN0 MILANA

DIRETTORE DEI LAVORI

Dott. Arch. ROBERTO BUCCIONE

VISTO : IL Dirigente

Dott. ROBERTO GIZZI


Questo disegno e' proprieta' riservata e senza espressa autorizzazione non puo' essere riprodotto ne' comunicato a terzi.

LEGENDA

	TUBAZIONE ACQUA CALDA
	TUBAZIONE ACQUA FREDDA
	TUBAZIONE ACQUA DI RICIRCOLO
	ADDUZIONE ACQUA FREDDA
	ADDUZIONE GAS LOCALE CALDAIA
	CALDAIA A CONDENSAZIONE POTENZA 24 KW
	POZZETTO DIM. 60X60 DI PROGETTO
	termosifone 4 Elementi
	termosifone 6 Elementi
	termosifone 8 Elementi
	termosifone 10 Elementi
	Serbatoio per ACS a gas metano 800 litri, 30 kW
	Collettori corpi scaldanti
	comando docce temporizzato

LEGENDA - DETTAGLIO 1

Num.	Descrizione
1	Tubazione di adduzione gas metano
2	Termostato ad immersione, regolabile
3	Serbatoio per ACS a gas metano 800 litri, 30 kW
4	Valvola di sicurezza per impianti idrosanitari. Attacchi femmina - femmina. 1" - 1 1/4"
5	Valvola a sfera per intercettazione vasi d'espansione, con rubinetto di scarico
6	Vaso d'espansione saldato, per impianti sanitari 24 litri
7	Miscelatore elettronico con attacchi filettati maschio - compresa centralina
8	Imbuto di scarico, con curva orientabile
9	Comando temporizzato
10	BALLSTOP - Valvola a sfera con ritegno incorporato. Manopola a leva. Attacchi femmina - femmina
11	Termometro, attacco posteriore 1/2"
12	Circolatore per ACS
13	Filtro obliquo
14	Valvola di intercettazione

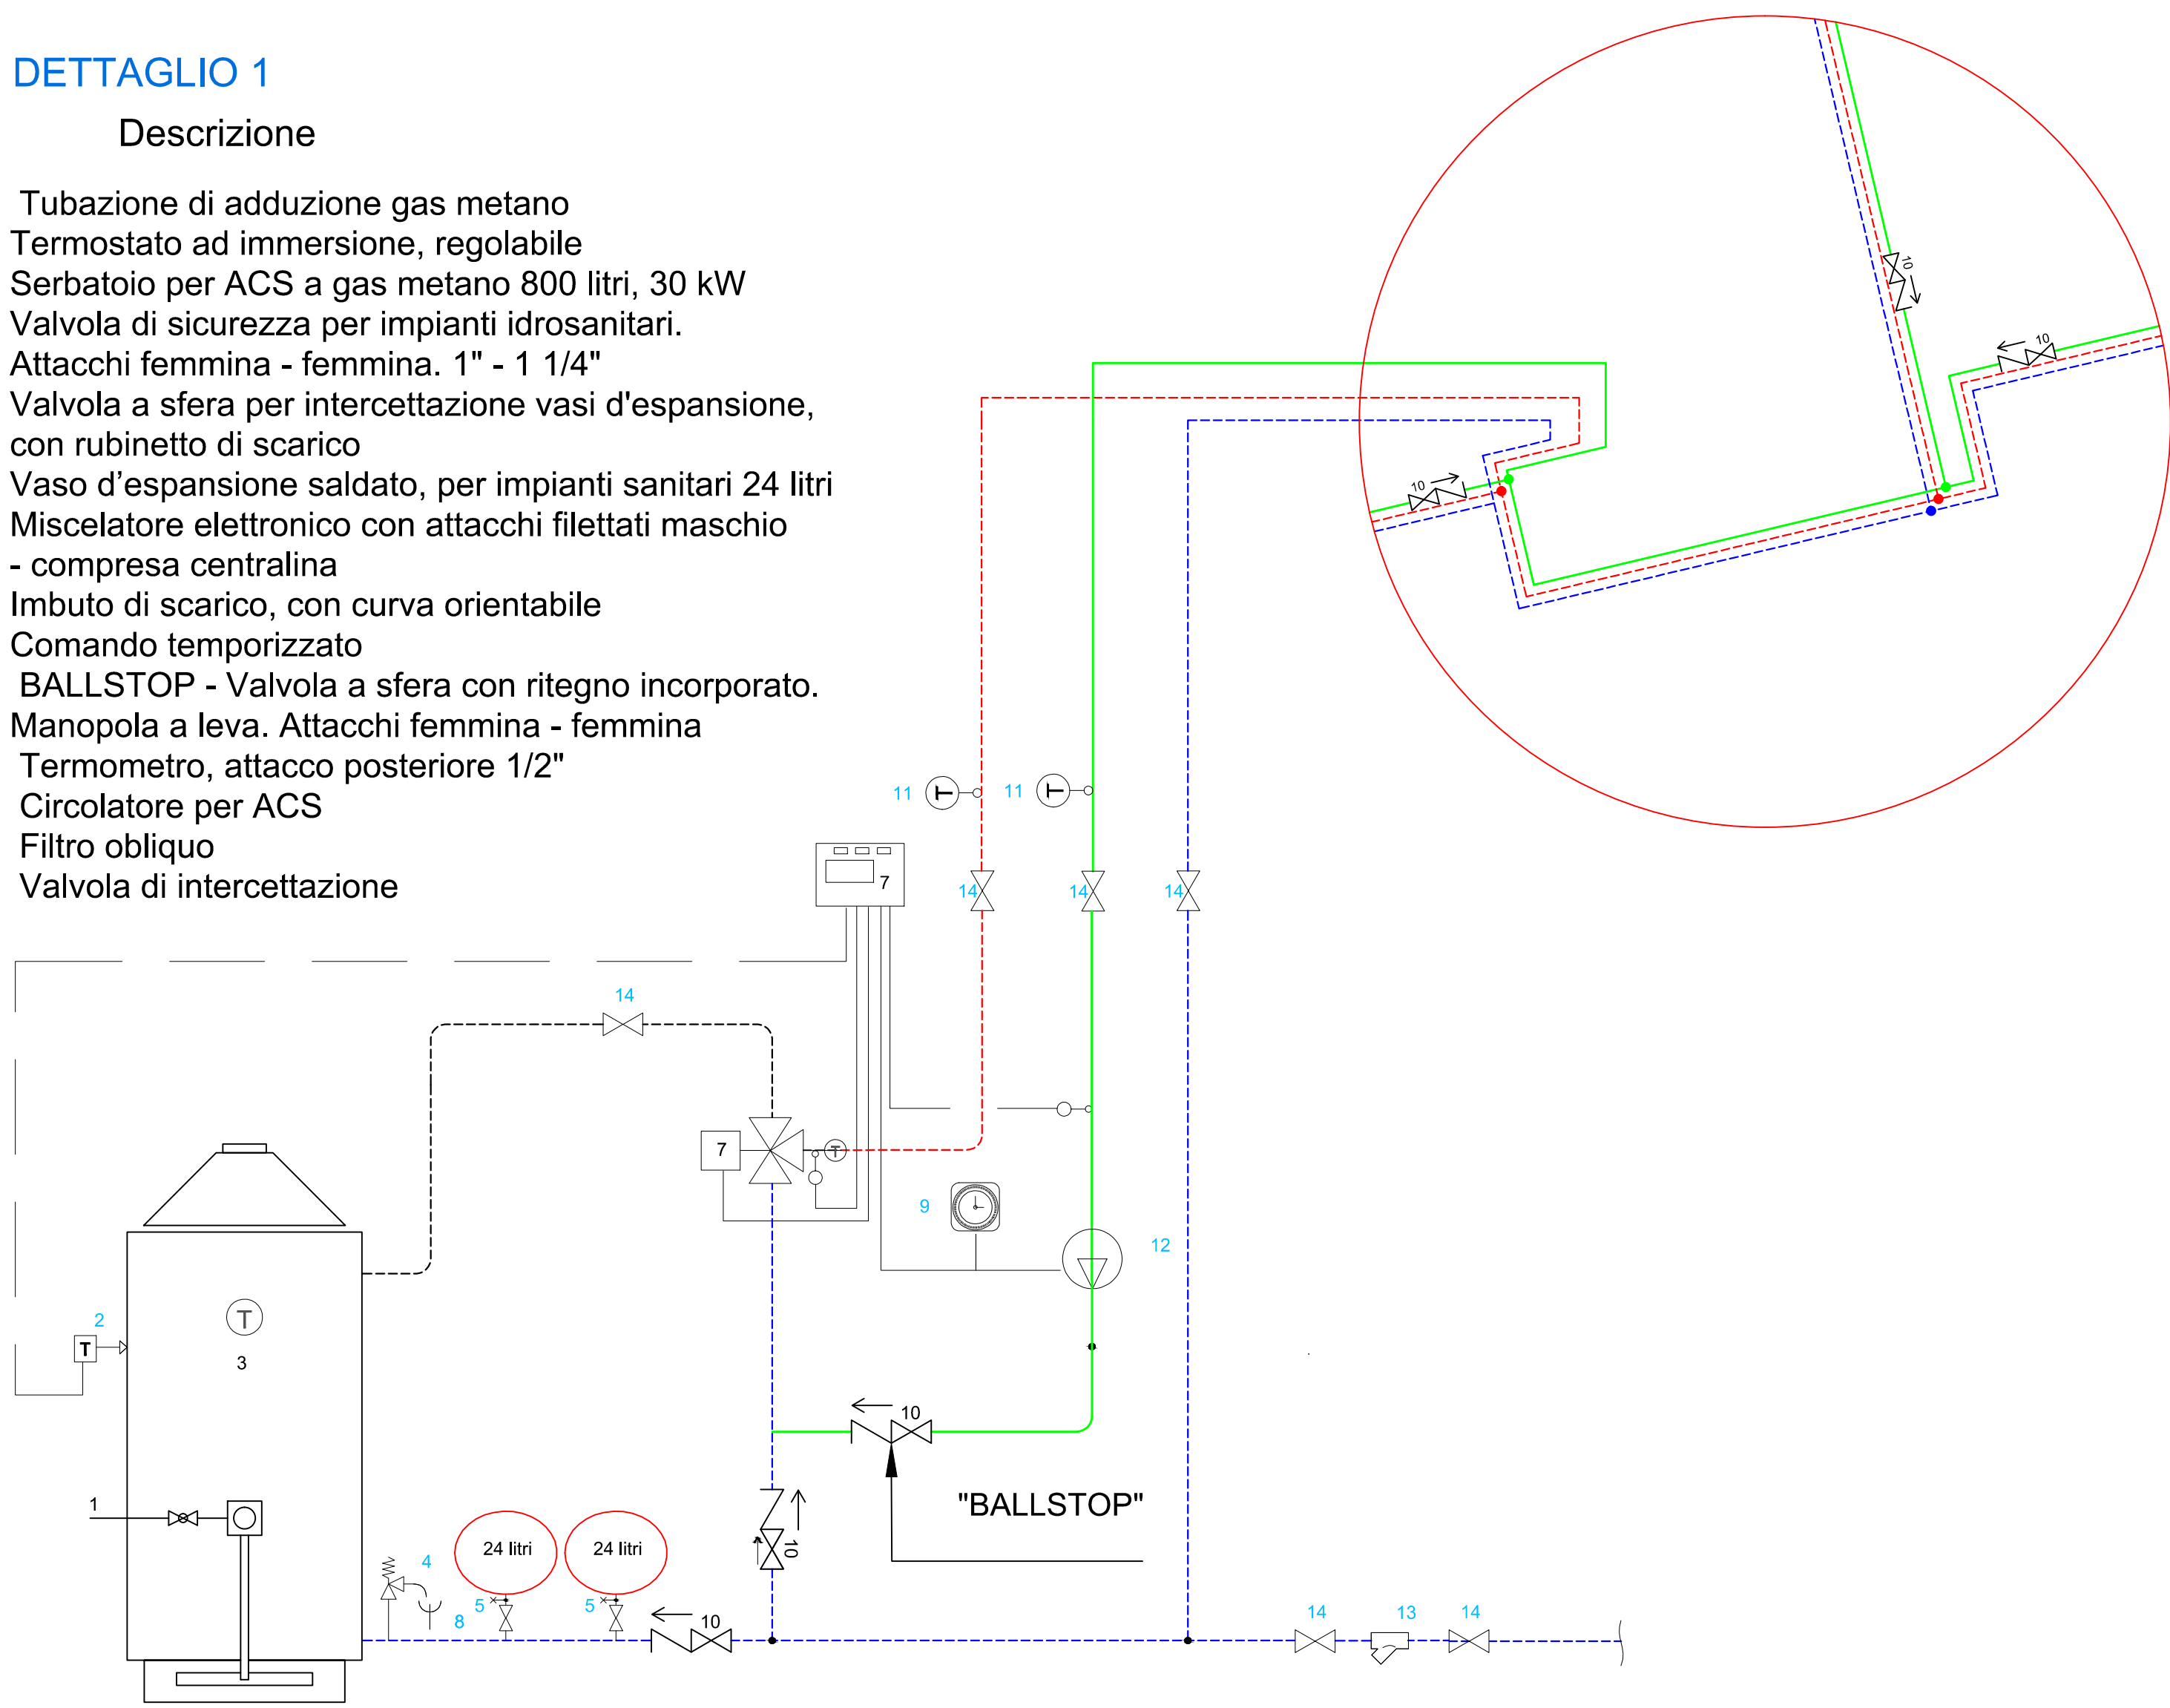

PIANTA PIANO TERRA - SCALA 1.50
IMPIANTO IDRICO SANITARIO - RISCALDAMENTO

DETTAGLIO N°1

ingresso atleti - arbitri
largh.3.00 m

