

CITTA' DI VALMONTONE
(PROVINCIA DI ROMA)



OGGETTO :
- RIPRISTINO FUNZIONALE DELL'IMPIANTO SPORTIVO DI VIA DEI GELSI
1° Stralcio

DATA :
PROGETTO ESECUTIVO
CUP :
ELABORATO :
T.8

SPECIFICA :
IMPIANTO ELETTRICO
CORPO SPOGLIATOI - PRIMO SOCCORSO - SPOGLIATOI ARBITRI
SCALA :
1:50

PROGETTISTA
Dott. Arch. ROBERTO BUCCIONE
STUDIO: Via XXIV Maggio n° 65 - 00046 GROTTAFERRATA (RM)
Tel.-Fax 06/9412777 - E-mail: robertobuccione@virgilio.it
C.F. BCC RRT 51M08 H501S - P.IVA 00004571006

RESPONSABILE DEL PROCEDIMENTO
Dott. Arch. ERMANNO MILANA
DIRETTORE DEI LAVORI
Dott. Arch. ROBERTO BUCCIONE

VISTO : IL Dirigente
Dott. ROBERTO GIZZI


Questo disegno e' proprieta' riservata e senza espressa autorizzazione non puo' essere riprodotto ne' comunicato a terzi.

PIANTA PIANO TERRA - SCALA 1.50
IMPIANTO ELETTRICO

ingresso atleti - arbitri
largh. 3.00 m

CORPO B

CORPO C

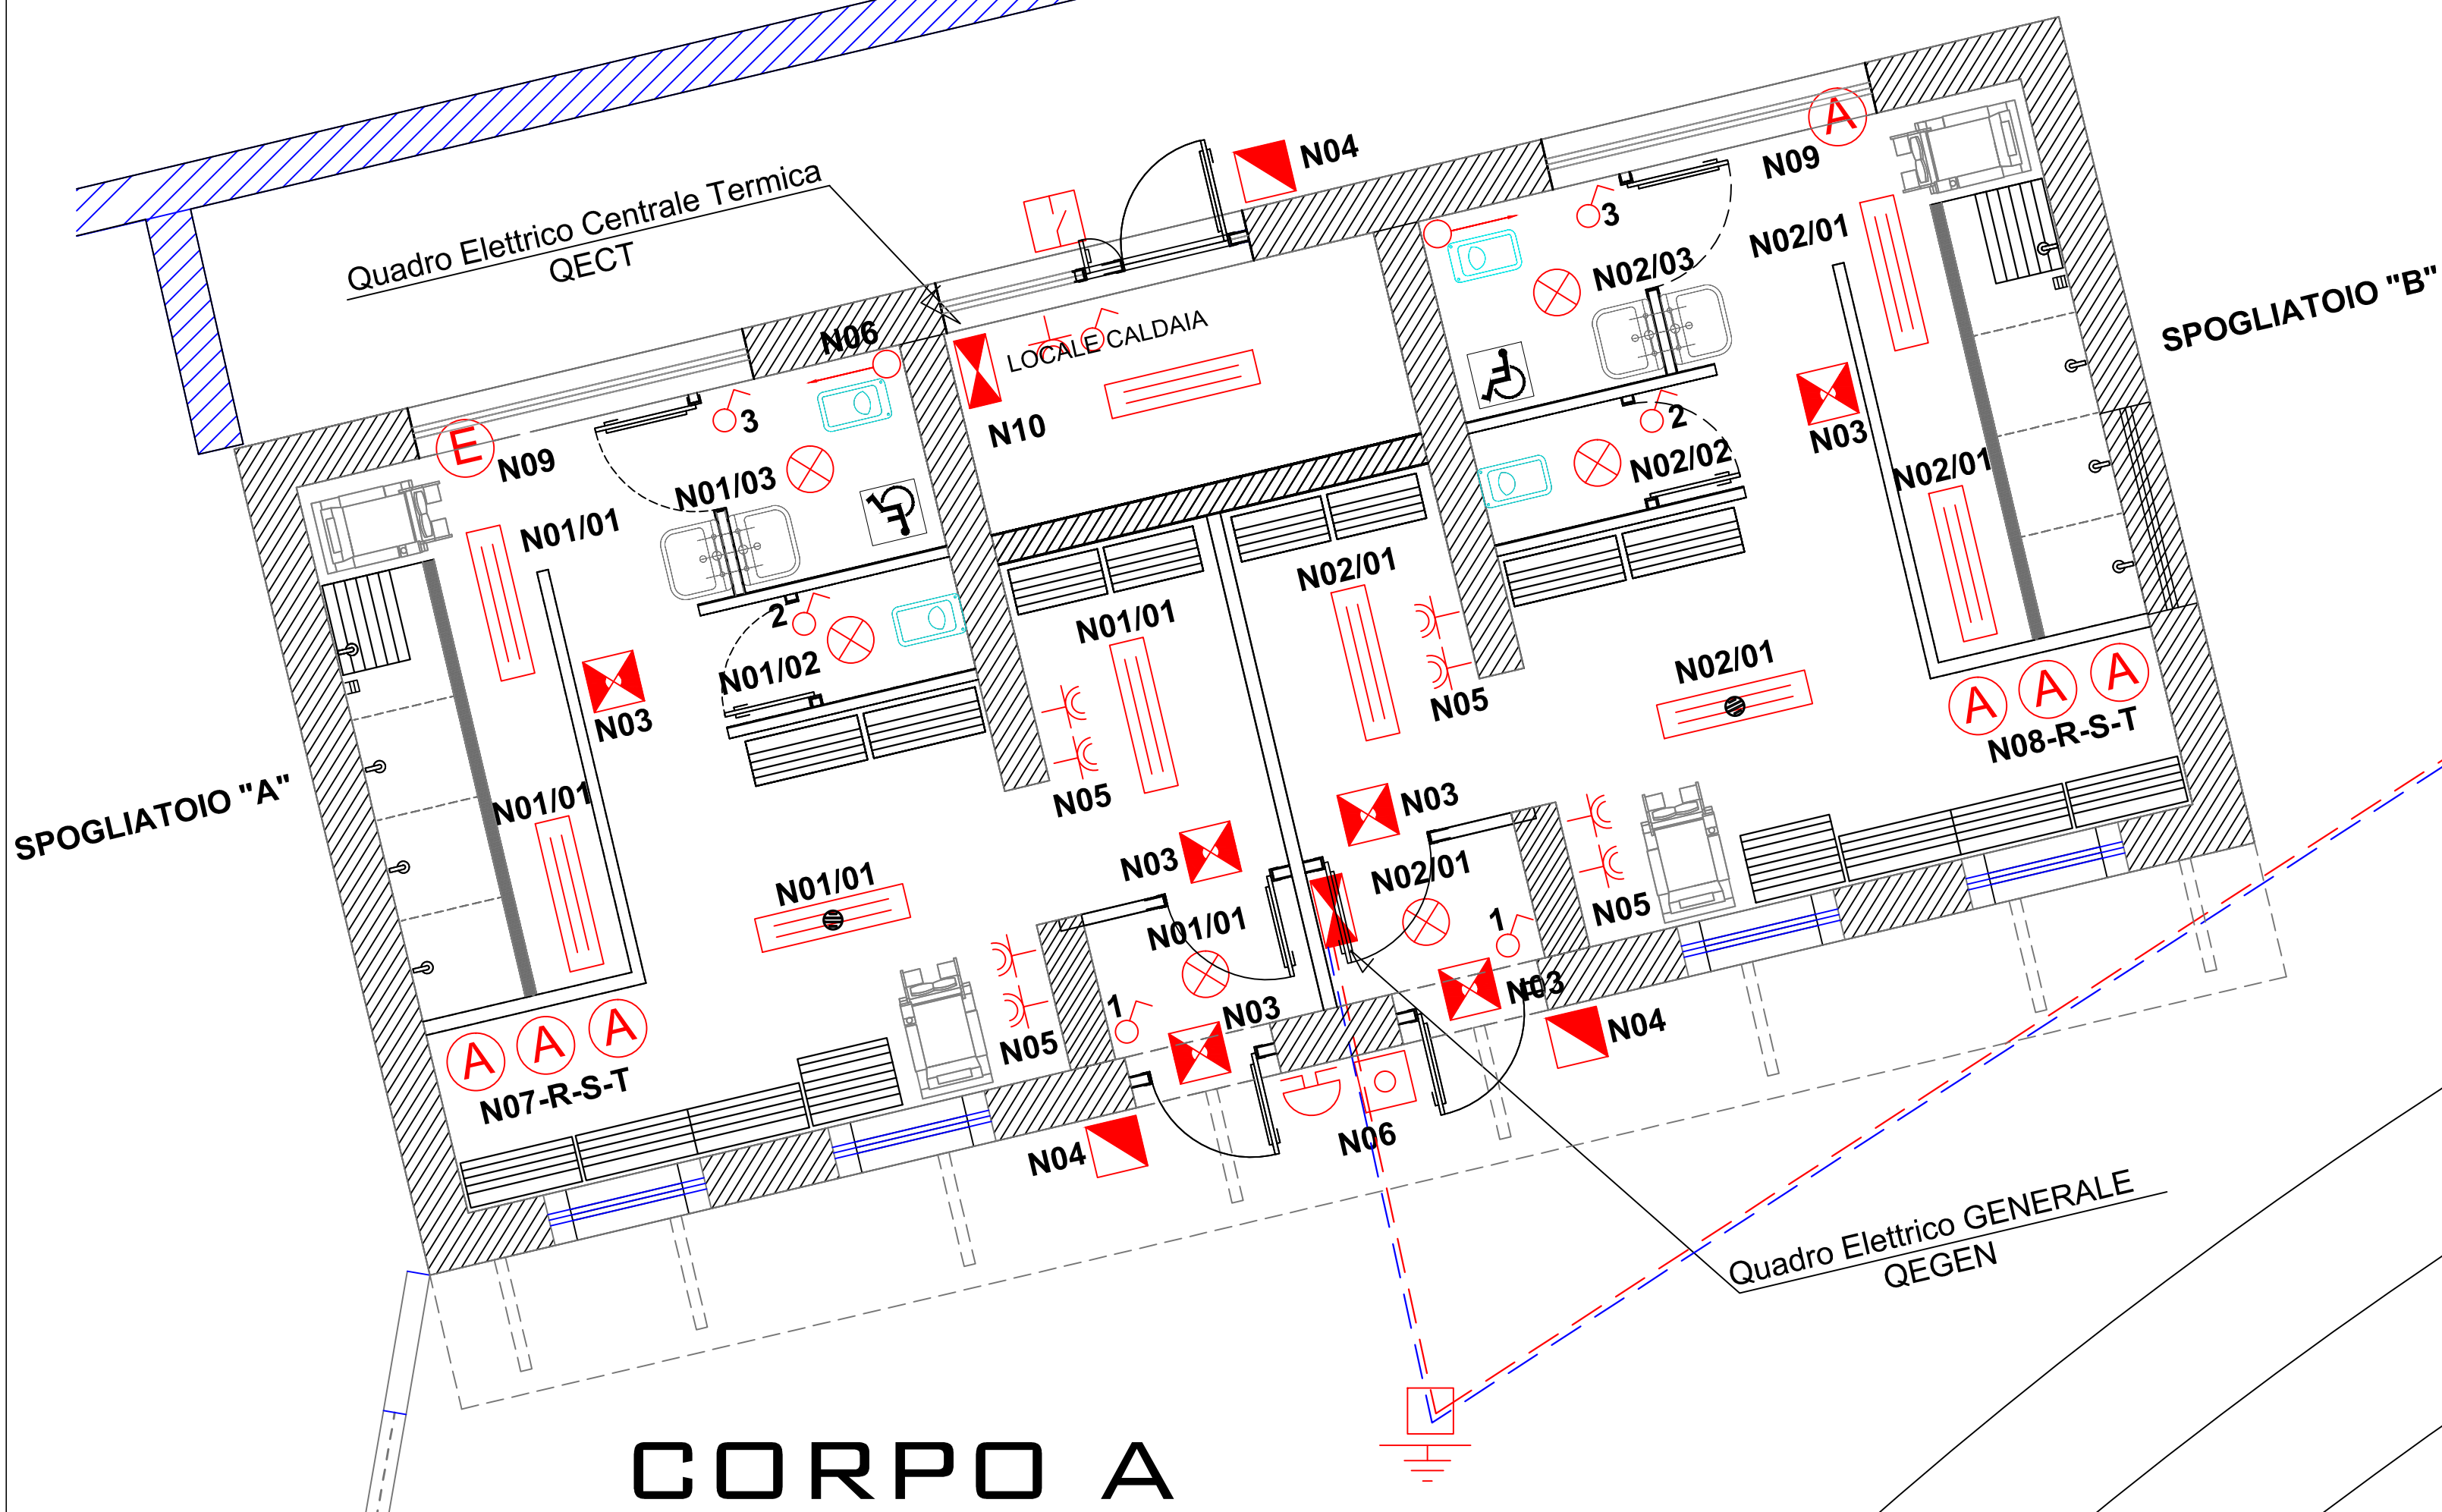

SIMBOLOGIA	
	SEZIONATORE IN CONTENITORE SOTTO VETRO IP65 (INTERVENTO VVVF)
	CORPO ILLUMINANTE STAGNO IP65 CON LAMPADE LED (2 TUBI 1300mm)
	PLAFONIERA PARETE/SOFFITTO IP65 CON LAMPADE LED 13W E27
	PULSANTE A TIRANTE
	SUCONERIA 230V
	INDICATORE LUMINOSO 230Vca colore rosso
	CORPO ILLUMINANTE DI EMERGENZA LAMPADA LED 8W BATTERIA NI-Cd AUTON. min.1h. S.E. E PITTOGRAMMA INDICAZIONE USCITA SICUREZZA
	CORPO ILLUMINANTE DA PARETE IP65 CON LAMPADA LED 30W
	INTERRUTTORE UNIPOLARE 10A - 250 V
	ASCIUGACAPELLI 230V - 1200W max
	PRESA UNEL BIPASSO 2P+T 10/16A 230V
	NODO DI TERRA
	QUADRO ELETTRICO
	INDICA PUNTO DI COMANDO CORRISPONDENTE / FASE
	INDICA CIRCUITO DI ALIMENTAZIONE DA Q.E.GENERALE
	ASCIUGACAPELLI
	BOILER
	ESTRATTORE ARIA
NOTE	
1 - IL DISEGNO E' VALIDO SOLO COME IMPIANTO ELETTRICO.	
2 - PREVEDERE NEL LOCALE TECNICO NODO DI TERRA CHE DOVRA' ESSERE COLLEGATO ALL'IMPIANTO DI DISTRIBUZIONE MEDIANTE CONDUTTORE 0.5V SEZ. MIN. 16mm.	
3 - IN OGNI LOCALE, IN POSIZIONE FACILMENTE ACCESSIBILE, PREVEDERE UNA SCATOLA DI DERIVAZIONE "M.P. LUCE-F" DI ADEGUATE DIMENSIONI ALLA QUALE FARANNO CAPO TUTTE LE APPARECCHIATURE QUALI PRESE, CORPI ILLUMINANTI, COMANDI, ETC. DI QUEL L'AMBIENTE.	
4 - LE TUBAZIONI IN PVC CORRUGATE SERIE PESANTE AVRANNO UNA DIMENSIONE MINIMA NON INFERIORE A 20mm DI DIAMETRO.	
5 - ALL'INTERNO DI OGNI SCATOLA DI DERIVAZIONE DOVRANNO ESSERE PREDISPOSTE TUBAZIONI IN PVC CORRUGATE SERIE PESANTE VUOTE NELL'ORDINE DEL 30% PER FUTURE EVENTUALI UTILIZZAZIONI.	
6 - ALL'INTERNO DI OGNI SCATOLA, TUTTI I COLLEGAMENTI DOVRANNO ESSERE ESEGUITI CON L'AUSILIO DI DONNE MORSETTI A "MANTELLO" E OGNI CIRCUITO DOVRA' ESSERE RICONOSCIBILE FACILMENTE ATTRAVERSO LA PROPRIA TARGHETTA IDENTIFICATRICE.	
7 - L'ALTEZZA DELLE PRESE, DEI COMANDI, L'ESATTA POSIZIONE DEI CORPI ILLUMINANTI ETC. DOVRA' ESSERE CONCORDATA CON LA D.L. LA L'ALTEZZA MINIMA DELLE PRESE NON POTRA' ESSERE COMunque INFERIORE A 30cm DAL PIANO DI CALPESTIO.	
8 - DALLE SCATOLE DI DERIVAZIONE ALLE UTENZE, I TUBI PVC CORRUGATI SERIE PESANTE DOVRANNO PERCORRERE, PER QUANTO POSSIBILE, TRATTE ORIZZONTALI O VERTICALI E NEL TRANSITO DOVRANNO AVERE UN MAX DI DUE CURVE A 90°.	
	CAVODOTTO INTERRATO
	DISPENSORE IN ACCIAIO RAMATA 6mm, 18mm ALL'INTERNO DEL POZZETTO
	PERCORSO CORDA NUDA 35 mmq SUL FONDO DELLO SCAVO
	POZZETTO IN CLS CON COPERCHIO CARRABILE 6mm, 50X50X50 mm
NOTE	
1 - PREVEDERE IN CORRISPONDENZA DEL CAVODOTTO DI COLLEGAMENTO INTERRATO UNA CORDA DI RAME NUDA SUL FONDO DELLO SCAVO COLLEGATA A DUE POZZETTI DI TERRA (UNO IN CORRISPONDENZA DEL CORPO A E UNO IN CORRISPONDENZA DEL CORPO C). I DUE POZZETTI ALL'INTERNO AVRANNO DUE DISPENSORE IN ACCIAIO RAMATO 18 MM. CHE SARANNO COLLEGATI TRAMITE UNA CORDA 0.5V DI SEZ. 16 MMq TIPO N07-K CON LA BARRA DI TERRA NEL QUADRO ELETTRICO CORRISPONDENTE.	